
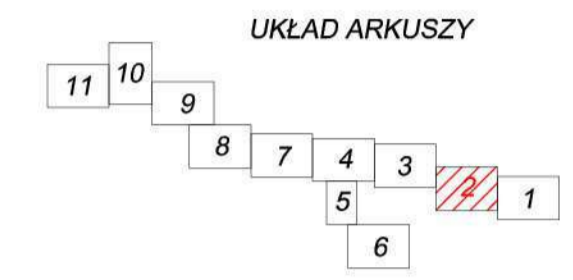


PROJEKT ZAGOSPODAROWANIA TERENU
SKALA 1:500

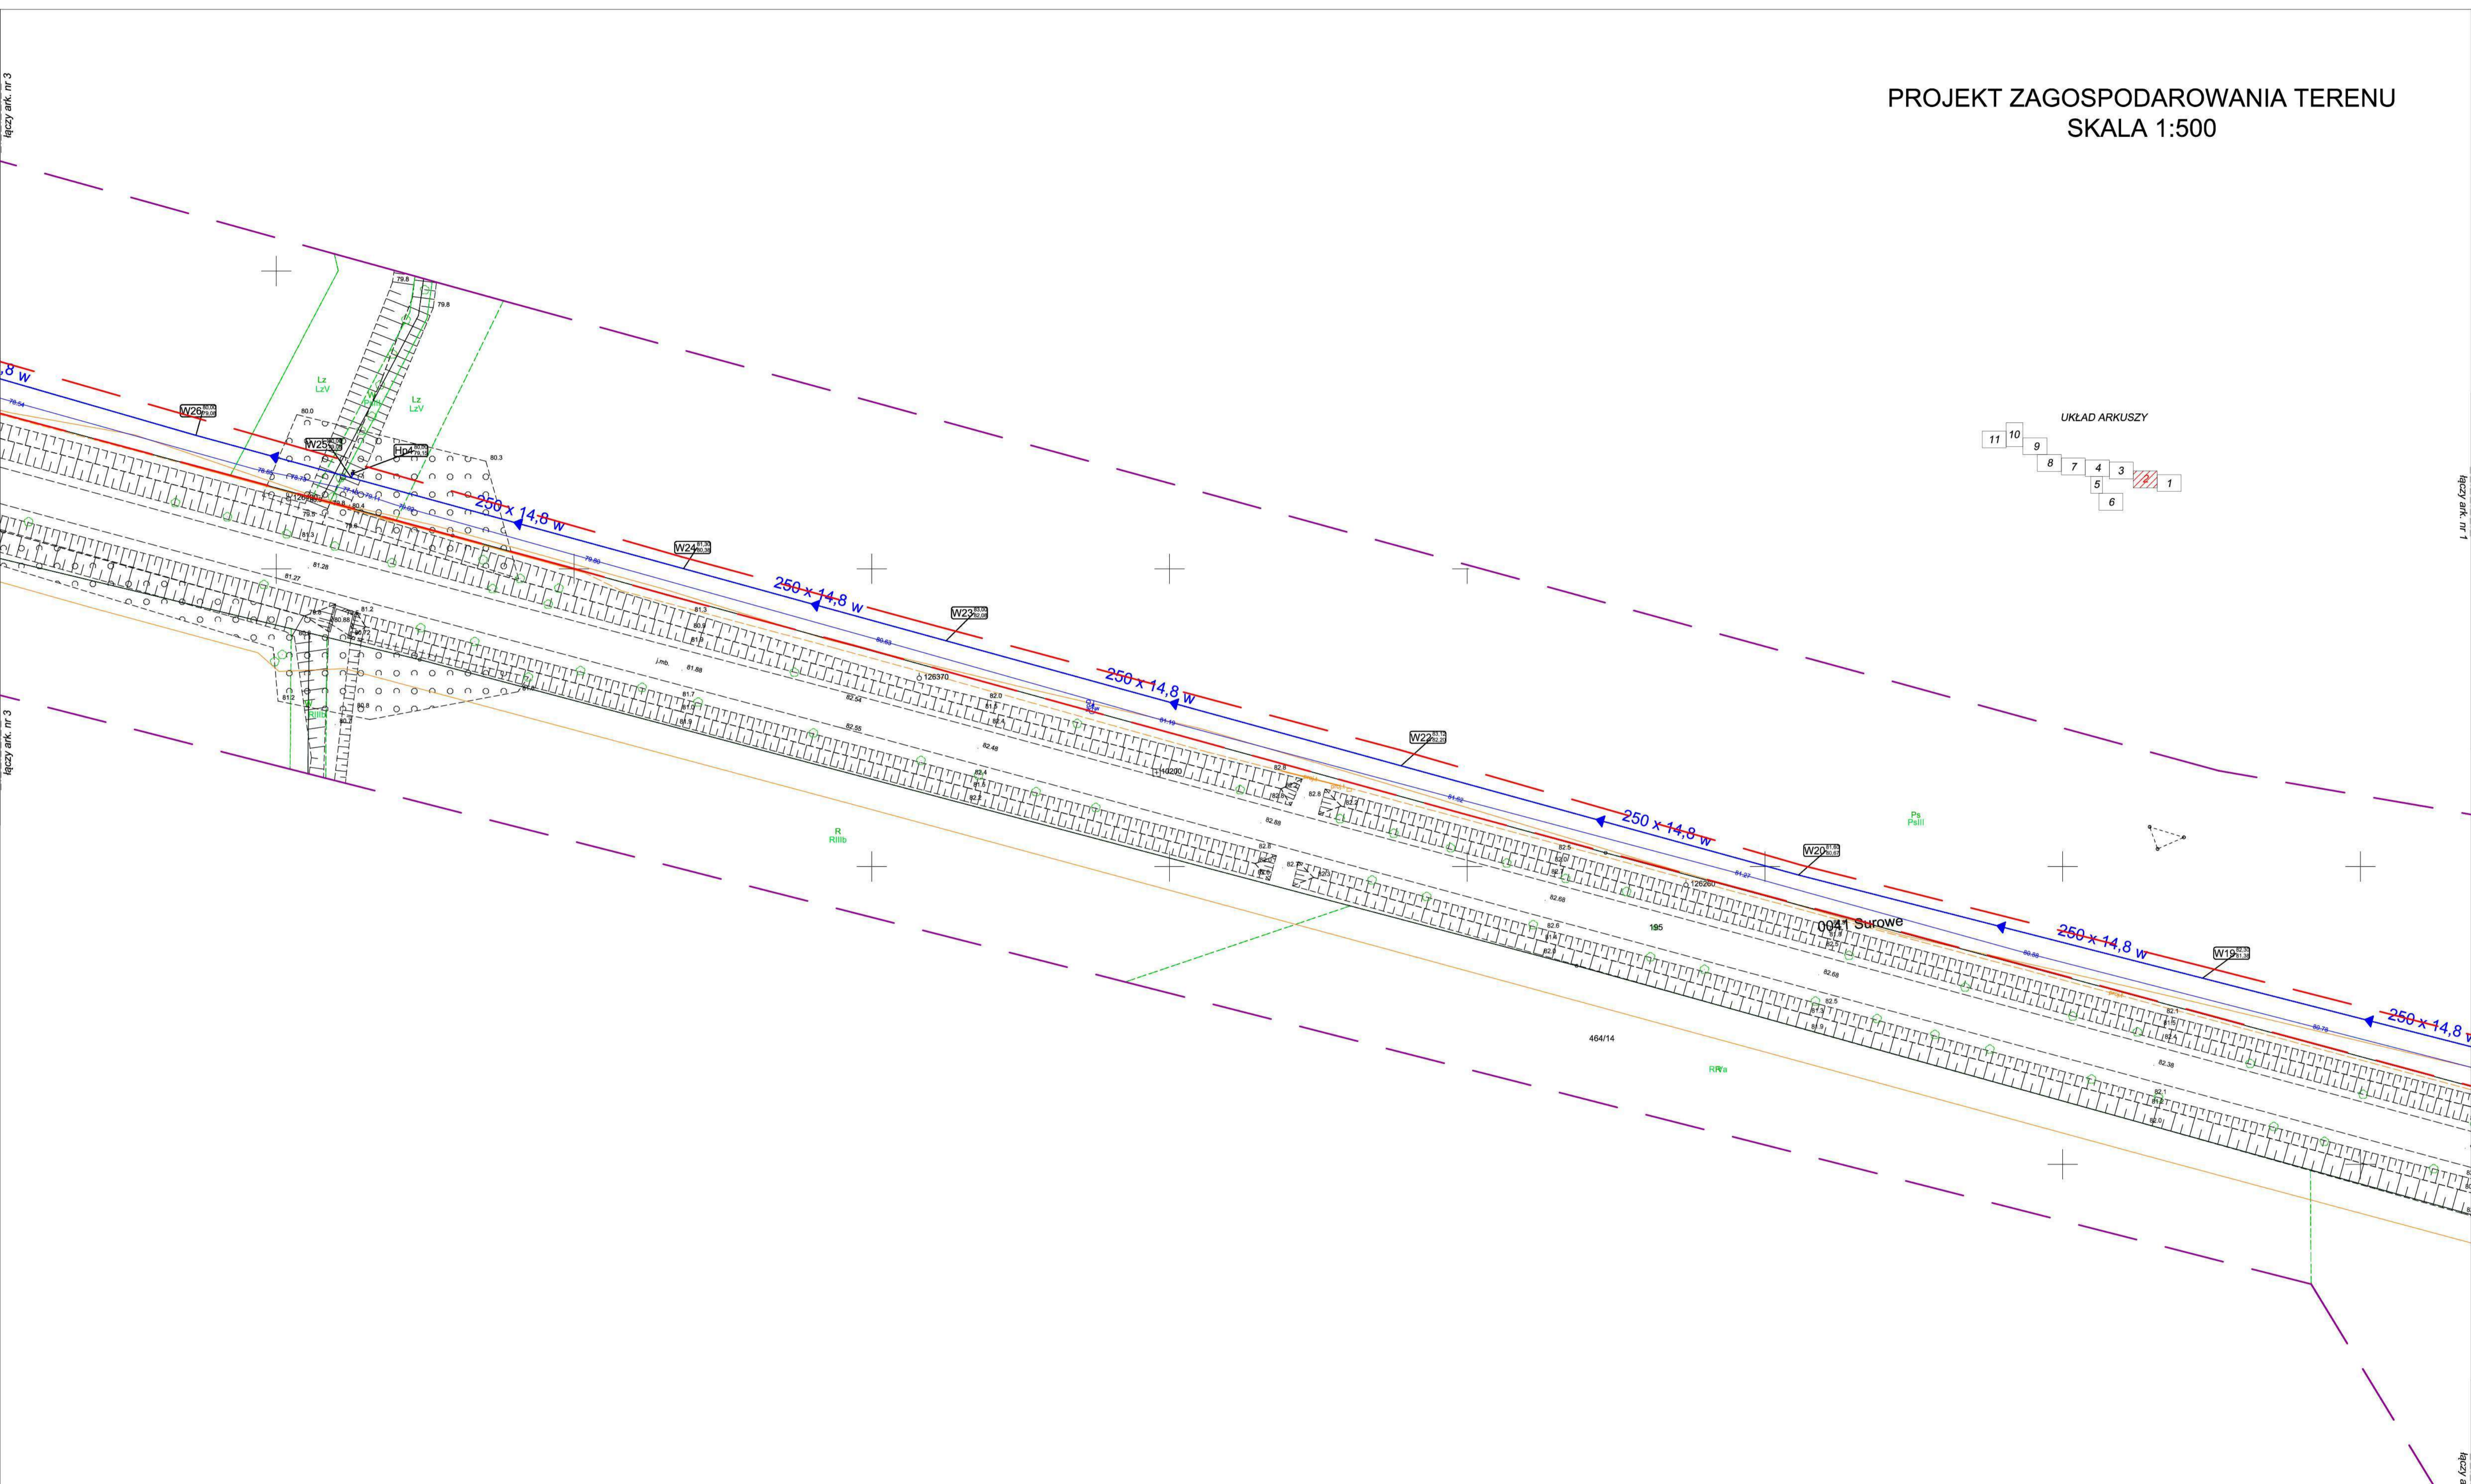

Załącznik graficzny nr 1
do decyzji nr
o ustaleniu lokalizacji
inwestycji celu publicznego
z dnia

OBJAŚNIENIA:

Linie rozgraniczające teren inwestycji

NAZWA PROJEKTU	PRZEBUDOWA SIECI WODOCIĄGOWEJ NA ODCINKU SUROWE - ROGAJNY	STADIUM	PROJEKT ZAGOSPODAROWANIA TERENU
ADRES OBIEKTU BUDOWLANEGO	obręb ewidencyjny nr 280407_4.0033 - Rogajny obręb ewidencyjny nr 280407_4.0041 - Surowe	BRANŻA	SANTARNA
TYTUŁ RYSUNKU	Projekt zagospodarowania terenu	DATA	28.01.2028r.
OPRACOWAŁ	mgr inż. Piotr Śledź	SKALA	1:500
PROJEKTANT	mgr inż. Piotr Śledź ul. Lwowska 11, WAM0238PBSZ1	NR RYS.	2