
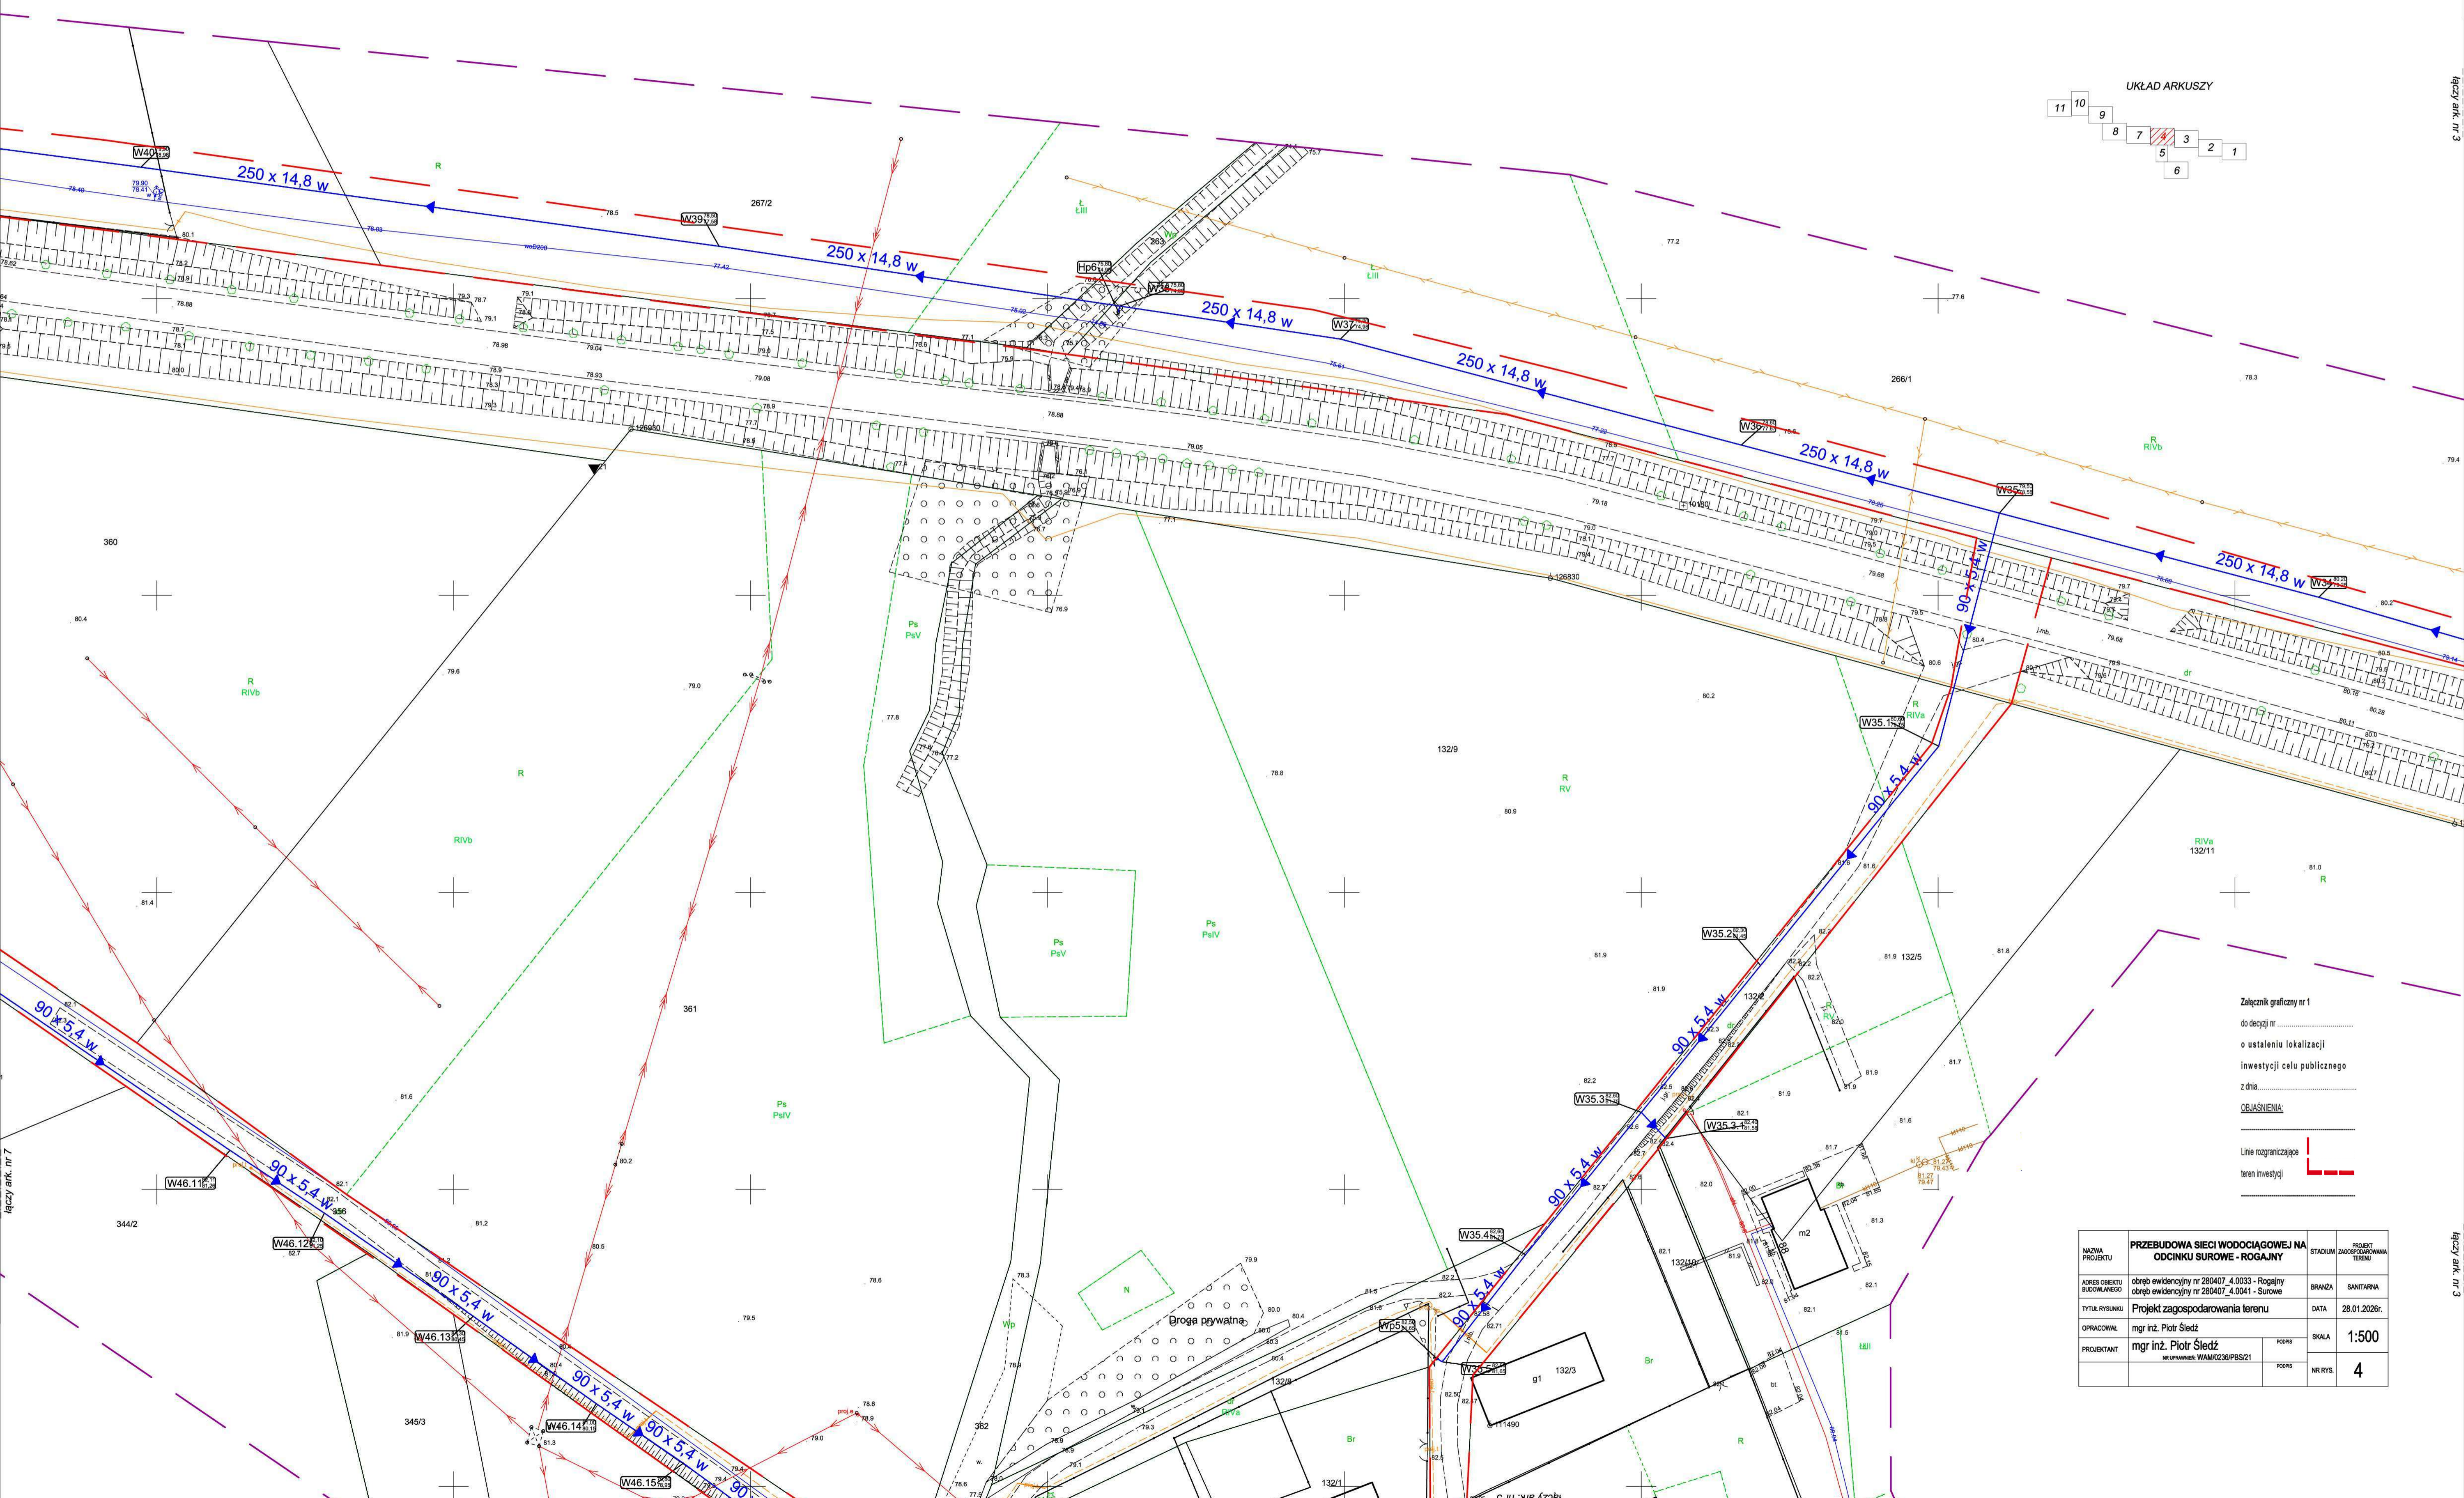


PROJEKT ZAGOSPODAROWANIA TERENU  
SKALA 1:500

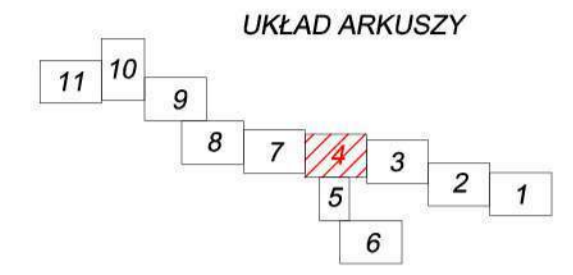

Załącznik graficzny nr 1  
do decyzji nr .....  
o ustaleniu lokalizacji  
inwestycji celu publicznego  
z dnia .....

**OBJAŚNIENIA**

Linie rozgraniczające  
teren inwestycji

NAZWA PROJEKTU	PRZEBUDOWA SIECI WODOCIĄGOWEJ NA ODCINKU SUROWE - ROGAJNY	STADIUM PROJEKTU	PROJEKT ZAGOSPODAROWANIA TERENU
ADRES OBIEKTU BUDOWLANEGO	obręb ewidencyjny nr 280407_4.0033 - Rogajny obręb ewidencyjny nr 280407_4.0041 - Surowe	BRANŻA	SANITARNA
TYTUL RYSUNKU	Projekt zagospodarowania terenu	DATA	28.01.2026r.
OPRACOWAŁ	mgr inż. Piotr Śledź	SKALA	1:500
PROJEKTANT	mgr inż. Piotr Śledź nr uprawnień: WAM0226/PBSZ/21	NR RYS.	4