
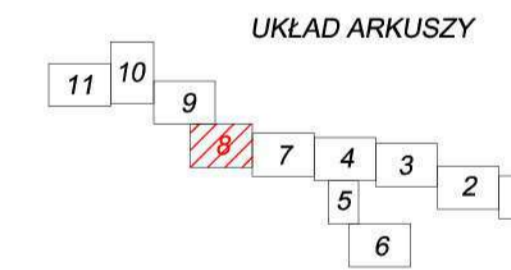


PROJEKT ZAGOSPODAROWANIA TERENU  
SKALA 1:500

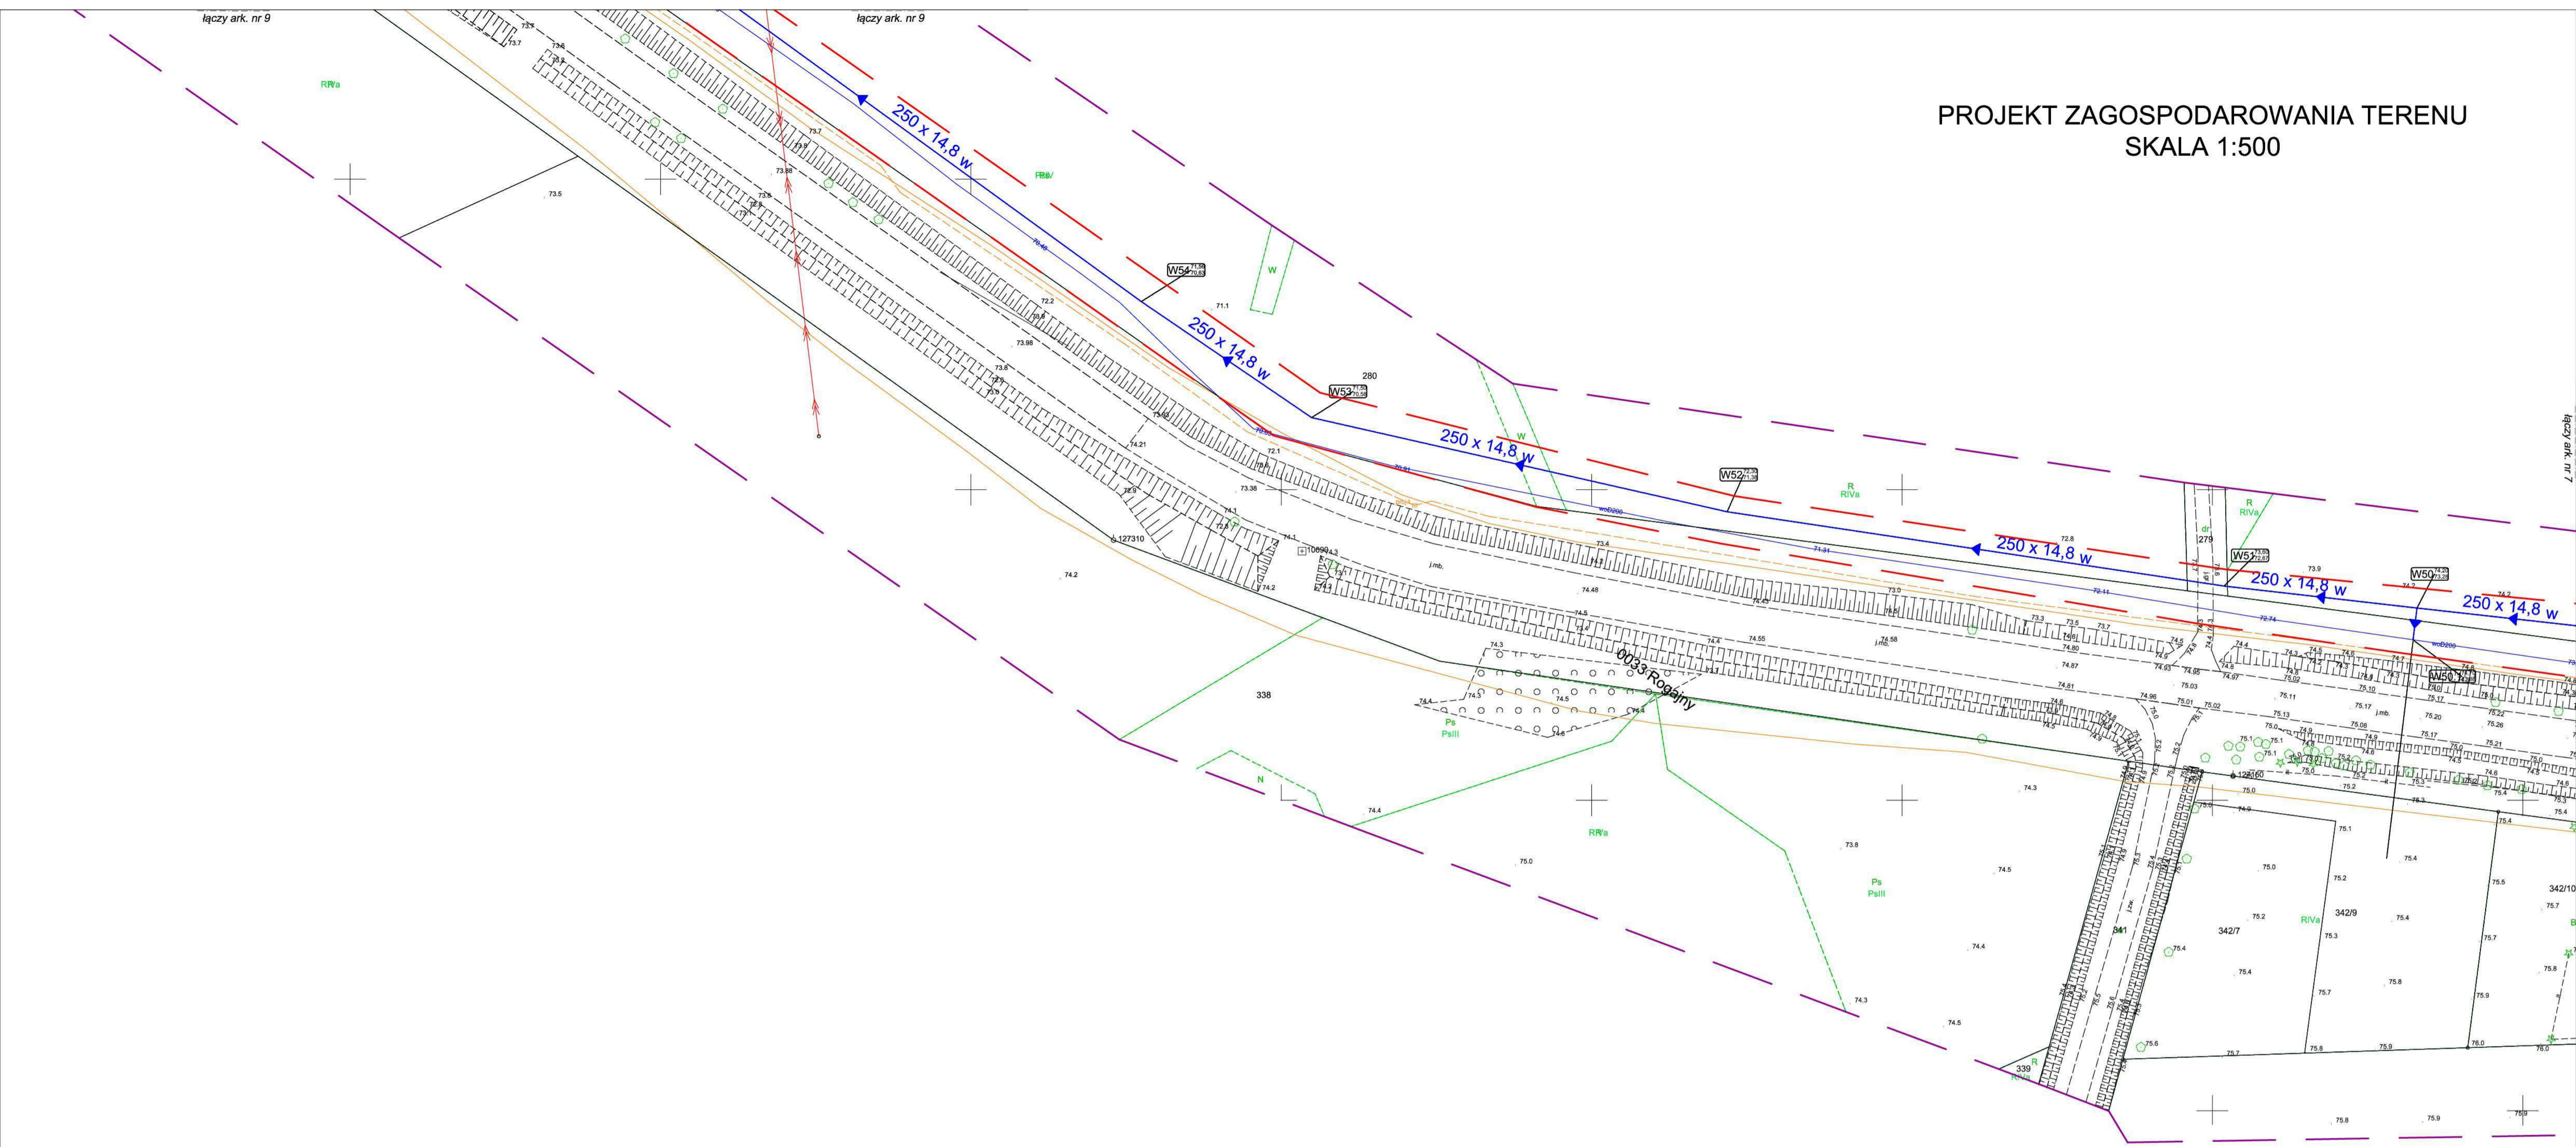

Załącznik graficzny nr 1  
do decyzji nr .....  
o ustaleniu lokalizacji  
inwestycji celu publicznego  
z dnia .....

**OŚWIADCZENIA:**

Linie rozgraniczające teren inwestycji

|                           |   |         |                                 |
|---------------------------|---|---------|---------------------------------|
| NAZWA PROJEKTU            | PRZEBUDOWA SIECI WODOCIĄGOWEJ NA ODCINKU SUROWE - ROGAJNY                                   | STADIUM | PROJEKT ZAGOSPODAROWANIA TERENU |
| ADRES OBIEKTU BUDOWLANEGO | obręb ewidencyjny nr 280407_4.0033 - Rogajny<br>obręb ewidencyjny nr 280407_4.0041 - Surowe | BRANŻA  | SANITARNIA                      |
| TYTUŁ RYSUNKU             | Projekt zagospodarowania terenu   | DATA    | 28.01.2026r.                    |
| OPRACOWAŁ                 | mgr inż. Piotr Śledź  | SKALA   | 1:500                           |
| PROJEKTANT                | mgr inż. Piotr Śledź<br>ul. Lipowa 11, WAM0238PBSZ1   | NR RYS. | 8                               |